


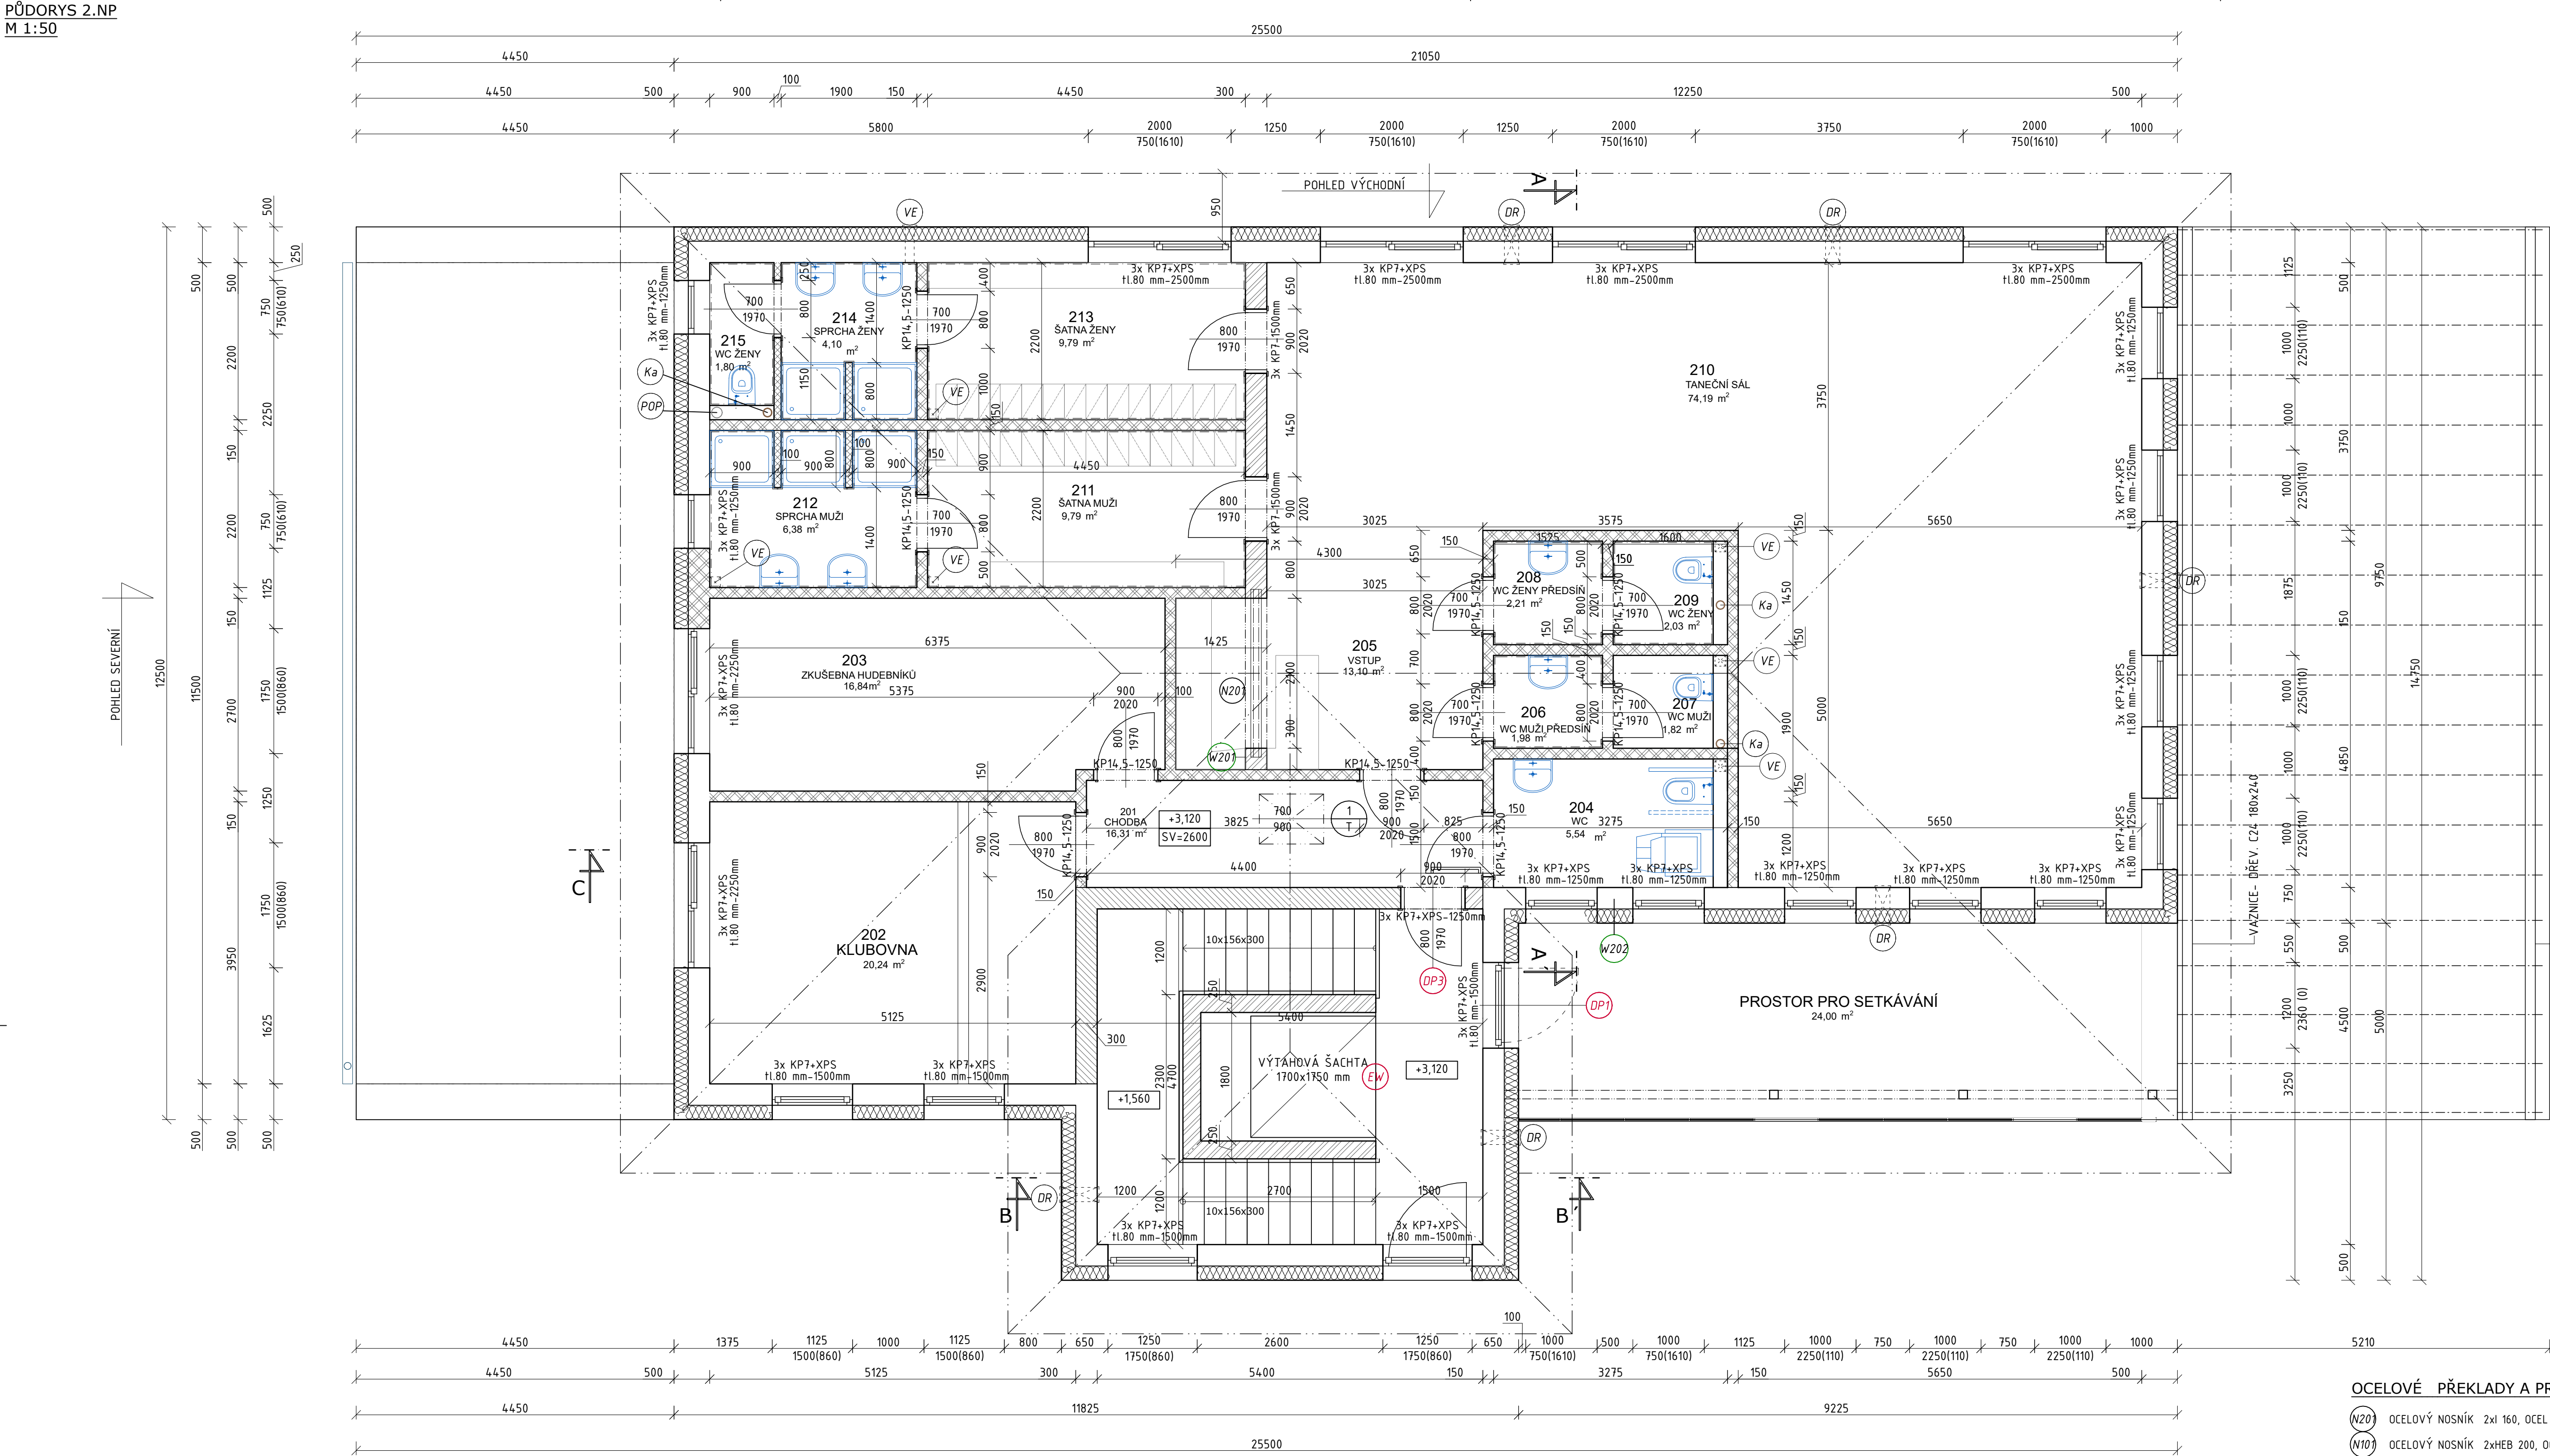

LEGENDA MÍSTNOSTÍ:					
OZN.	ÚČEL MÍSTNOSTI	PLOCHA (m ²)	DRUH PODLAHY	ZN.	POZNÁMKA
201	CHODBA	19,81	LEPENÝ VINYL	B1	
202	KLUBOVNA	20,24	LEPENÝ VINYL	B1	
203	ZKUŠEBNA HUDEBNÍKŮ	17,42	LEPENÝ VINYL	B1	
204	WC	5,54	LEPENÝ VINYL	B1	
205	VSTUP	13,10	KER. DLÁŽBA	B2	
206	WC MUŽI PŘEDSÍN	1,98	KER. DLÁŽBA	B2	
207	WC MUŽI	1,82	KER. DLÁŽBA	B2	
208	WC ŽENY PŘEDSÍN	2,21	KER. DLÁŽBA	B2	
209	WC ŽENY	2,03	KER. DLÁŽBA	B2	
210	TANEČNÍ SÁL	74,19	ZÁTĚŽOVÉ PVC	B3	
211	ŠATNA MUŽI	9,79	LEPENÝ VINYL	B1	
212	ŠPRCHA MUŽI	6,38	KER. DLÁŽBA	B2	
213	ŠATNA ŽENY	9,79	LEPENÝ VINYL	B1	
214	ŠPRCHA ŽENY	4,10	KER. DLÁŽBA	B2	
215	WC ŽENY	1,80	KER. DLÁŽBA	B2	
PROSTOR PRO SETKÁVÁNÍ		24,89	-	-	-
CELKEM UŽITNÁ		190,20	CELKEM ZASTAVĚNÁ:	333,15 m ²	

LEGENDA MATERIÁLŮ:				
	OBVODOVÉ NOSNÉ ZDIVO Z CIHEL POROTHERM 30 PROFÍ P10	247x290x249 mm, NA TENKOVrstvou MALTU		
	OBVODOVÉ NOSNÉ ZDIVO (PILÍŘ) Z CIHEL POROTHERM 30 PROFÍ P15	247x290x249 mm, NA TENKOVrstvou MALTU		
	NOSNÉ ZDIVO Z CIHEL POROTHERM 30 PROFÍ P10	247x290x249 mm, NA TENKOVrstvou MALTU		
	NOSNÉ ZDIVO Z CIHEL POROTHERM 24 PROFÍ P15	240x372x249 mm, NA TENKOVrstvou MALTU		
	VNITŘNÍ PŘÍČKOVÉ ZDIVO Z CIHEL POROTHERM 14 PROFÍ P10	497x140x249 mm, NA TENKOVrstvou MALTU		
	VNITŘNÍ PŘÍČKOVÉ ZDIVO Z CIHEL POROTHERM 11,5 PROFÍ P10	497x115x249 mm, NA TENKOVrstvou MALTU		
	TERMOFASÁDA - ETICS WEBER + EPS 70 F H. 200 mm			

POZNÁMKA:

- OSAZENÍ VÝPLNÍ FASÁDNÍCH OTVORŮ DLE ČSN 74 60 77 - TĚSNÍCÍ SYSTÉM ILLBRUCK I3
- VÝPLNĚ BUDOU OSAZENY S VENKOVNÍM OSTĚNÍM 5=200 mm. PO MONTÁŽI BUDE OSTĚNÍ A PODHED OPATŘEN IZOLACÍ EPS 70F H. min. 40 mm PŘEKRYVAJÍCÍ RÁM VÝPLNĚ A VENKOVNÍHO PARAPETU XPS TL 20 mm VE SPÁDU 5% U PARAPETU VENKOVNÍCH DVĚRNÍCH OTVORŮ BUDE OSAZENA PARAPETNÍ DESKA Z PURUTNU.
- VĚTRÁNÍ BUDE ZAJIŠTĚNO PŘÍROZNĚ INFLTRACÍ A OKNY
- OSVĚTLENÍ VÝHRADNĚ POMOCÍ SVÍTEL S LED ZOROJI
- ETICS SE ZAPUŠTĚNOU MONTÁŽÍ S VYUŽITÍM TEPELNĚIZOLACNÍCH VÍČEK

LEGENDA PRVKŮ:	
Ka	ODVĚTRÁNÍ KANALIZAČNÍHO NEBO VZDUCHOTECHNICKÉHO POTRUBÍ NAD STŘEŠNÍ PLÁŠTÍ - ŘEŠENO KOMPLETNÍ ODVĚTRÁVACÍ PROSTUPOVOU TAŠKOU Z ORIG. PŘÍSLUŠENSTVÍ STŘEŠNÍ KRYTINY
POP	STOUPACÍ POTRUBÍ PASIVNÍHO ODVĚTRÁNÍ PODLOŽÍ - POTRUBÍ PVC-KG DN 110 - STOUPACÍ POTRUBÍ VYVEDENO NAD STŘEŠNÍ PLÁŠTÍ. - V PODSTŘEŠÍ POTRUBÍ IZOLOVÁNO - např. NÁVLEKOVOU IZOLACÍ
PK	PLYNOVÝ KOTEL
Z	ZÁSOBNÍK TUV
1 T	PŮDNÍ VÝLEZ 700x900 mm S PROTIPOŽÁRNÍ ODOLNOSTÍ EI 15 DP1
DR	DECENTRÁLNÍ REKUPERAČNÍ JEDNOTKA AIRUNIT SOLUS, PROSTUP Ø 200 mm
VE	NUCENÉ ODVĚTRÁNÍ ELEKTRICKÝM VENTILÁTOREM 12V, DN 125
DP1	DVEŘE S PROTIPOŽÁRNÍ ODOLNOSTÍ (EI 30 DP1 - C), C=POŽÁRNÍ SAMOZAVÍRAČ SOUČÁSTÍ POŽÁRNÍCH DVEŘÍ JSOU ODPOVÍDAJÍCÍ ZÁRUBNĚ PRO POŽÁRNÍ DVEŘE
DP3	DVEŘE S PROTIPOŽÁRNÍ ODOLNOSTÍ (EI 30 DP3 - C), C=POŽÁRNÍ SAMOZAVÍRAČ SOUČÁSTÍ POŽÁRNÍCH DVEŘÍ JSOU ODPOVÍDAJÍCÍ ZÁRUBNĚ PRO POŽÁRNÍ DVEŘE
EW	DVEŘE VÝTAHOVÉ ŠACHTY S PROTIPOŽÁRNÍ ODOLNOSTÍ (EW 15 DP1)

LEGENDA VĚNCŮ A PŘEKLADŮ:	
V1	ŽB VĚNEC (OBVODOVÁ ZEĎ 300x250 mm) - BETON C25/30, XC1 - VÝZTUŽ : BETONÁŘSKÁ OCEL B500B - SPODNÍ ØØR12 mm + HORNÍ ØØR12 mm - TRMINKY ØØ6 mm á 250 mm - VNITŘNÍ PRŮŘEZ 300x250 mm - SALOVACÍ DESKY - ROHY VĚNCŮ MUSÍ BÝT ŘÁDNĚ PROVÁZENÉ. V MÍSTĚ OTVORŮ TRMINKY ZHUSTIT PO 200MM

LEGENDA PILÍŘŮ:	
W201	Porotherm 30 Profi P10 světla výška stěny (pilíř) h = 3,00 m, šířka posuzovaného obdélníkového průřezu stěny (pilíř) b = 0,300 m, tloušťka stěny (výška průřezu pilíř) bez omítky t = 0,300 m.
W202	Porotherm 30 Profi P10 světla výška stěny (pilíř) h = 3,00 m, šířka posuzovaného obdélníkového průřezu stěny (pilíř) b = 0,500 m, tloušťka stěny (výška průřezu pilíř) bez omítky t = 0,300 m.
W101	Porotherm 30 Profi P15 světla výška stěny (pilíř) h = 3,00 m, šířka posuzovaného obdélníkového průřezu stěny (pilíř) b = 1,000 m, tloušťka stěny (výška průřezu pilíř) bez omítky t = 0,300 m.

OCELOVÉ PŘEKLADY A PRŮVLAKY:	
W201	OCELOVÝ NOSNÍK 2x160, OCEL S235, L=2350mm, 2ks
W101	OCELOVÝ NOSNÍK 2xHEB 200, OCEL S235, L=5250mm, 2ks
W103	OCELOVÝ NOSNÍK 3x1220, OCEL S235, L=4250mm, 3ks, podlepeno KOOLTHERM K5 H. 30mm
W104	OCELOVÝ NOSNÍK 2x140, OCEL S235, L=2500mm, 2ks, podlepeno KOOLTHERM K5 H. 50mm
W105	OCELOVÝ NOSNÍK 2x140, uložení +2,130 -OCEL S235, L=1250mm, 2ks, -PODLEPENO KOOLTHERM K5 H. 110mm NOSNÉ PŘEKLADY 1+1 POROTHERM KP 70/250

SYSTÉMOVÉ PŘEKLADY:	
-NOSNÉ PŘEKLADY 3x POROTHERM KP7+XPS H.80 mm (ULOŽENÍ NA NOSNÉM ZDIVU MIN. 200 MM) -NOSNÉ PŘEKLADY 1x POROTHERM KP 70/250	

±0,000 = 354,50 m n.m. BpV	
PROJEKTANT:	Bc. TOMÁŠ KOURL, Smart stavby s.r.o.; IČO: 06418171
AUTORIZACE:	Ing. DANA SCHMITTOVA ČKAIT 1201877
INVESTOR:	Obec Zašová, č. p. 36, 75651 Zašová
MÍSTO STAVBY:	Zašová [791164] k. ú. Zašová, parc. č. 113/1, 113/2, 1527/3, 1527/4
ČÁST:	D.1.1. DOKUMENTACE OBJEKTU
NOVOSTAVBA MULTIFUNKČNÍHO DOMU PRO KULTURNÍ A SPOLKOVOU ČINNOST - ZAŠOVÁ	
PŮDORYS 2.NP	MĚŘÍTKO: 1 : 50 ČÍSLO VÝKRESU: D.1.1.03