

5

4


ŘAD 1 PE DN80, DL. 2330 m

redukční šachta

Zašova RAD 1-3
m 0,000

RAD 1-3 PE DN50
DL 185 m

ŘAD 1

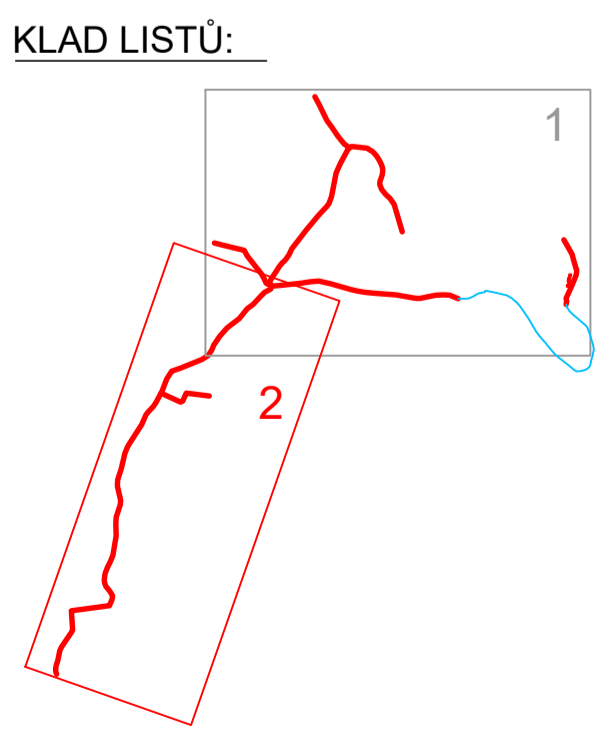

- LEGENDA STÁVAJÍCÍCH INŽENÝRSKÝCH SÍTÍ:**
- NAVRŽENÉ VODOVODNÍ RÁDY
 - STÁVAJÍCÍ VODOVOD
 - KANALIZACE DEŠTOVÁ
 - SDĚLOVACÍ KABELY - CETIN
 - VEDENÍ NN NADZEMNÍ
 - VEDENÍ NN PODZEMNÍ
 - VEDENÍ VN NADZEMNÍ
 - VEDENÍ VN PODZEMNÍ
 - PLYNOVOD NTL
 - PLYNOVOD STL

INP: ING. JOSEF PILJAR	STAVEBNÍK: OG ZAŠOVA	
ZODP. PROJ.: RADIM KOBLIHA	MÍSTO (GEOC.): ZAŠOVA	
KRESLIL: RADIM KOBLIHA	KRAJ: ZLÍNSKÝ	
AKCE:	VODOVOD ZAŠOVA - ROZŠÍŘENÍ HTP	ZAK. ČÍSLO: 13 1330
		ARCH. ČÍSLO: VS-315-1866
		STUPEŇ: DSP
		DATUM: 10/2020
PRÍLOHA:	KATASTRÁLNÍ SITUACE	MĚŘÍTKO: 1:1000
		VÝKRES ČÍSLO: C.2.2